




RZUT POZ. -3,78

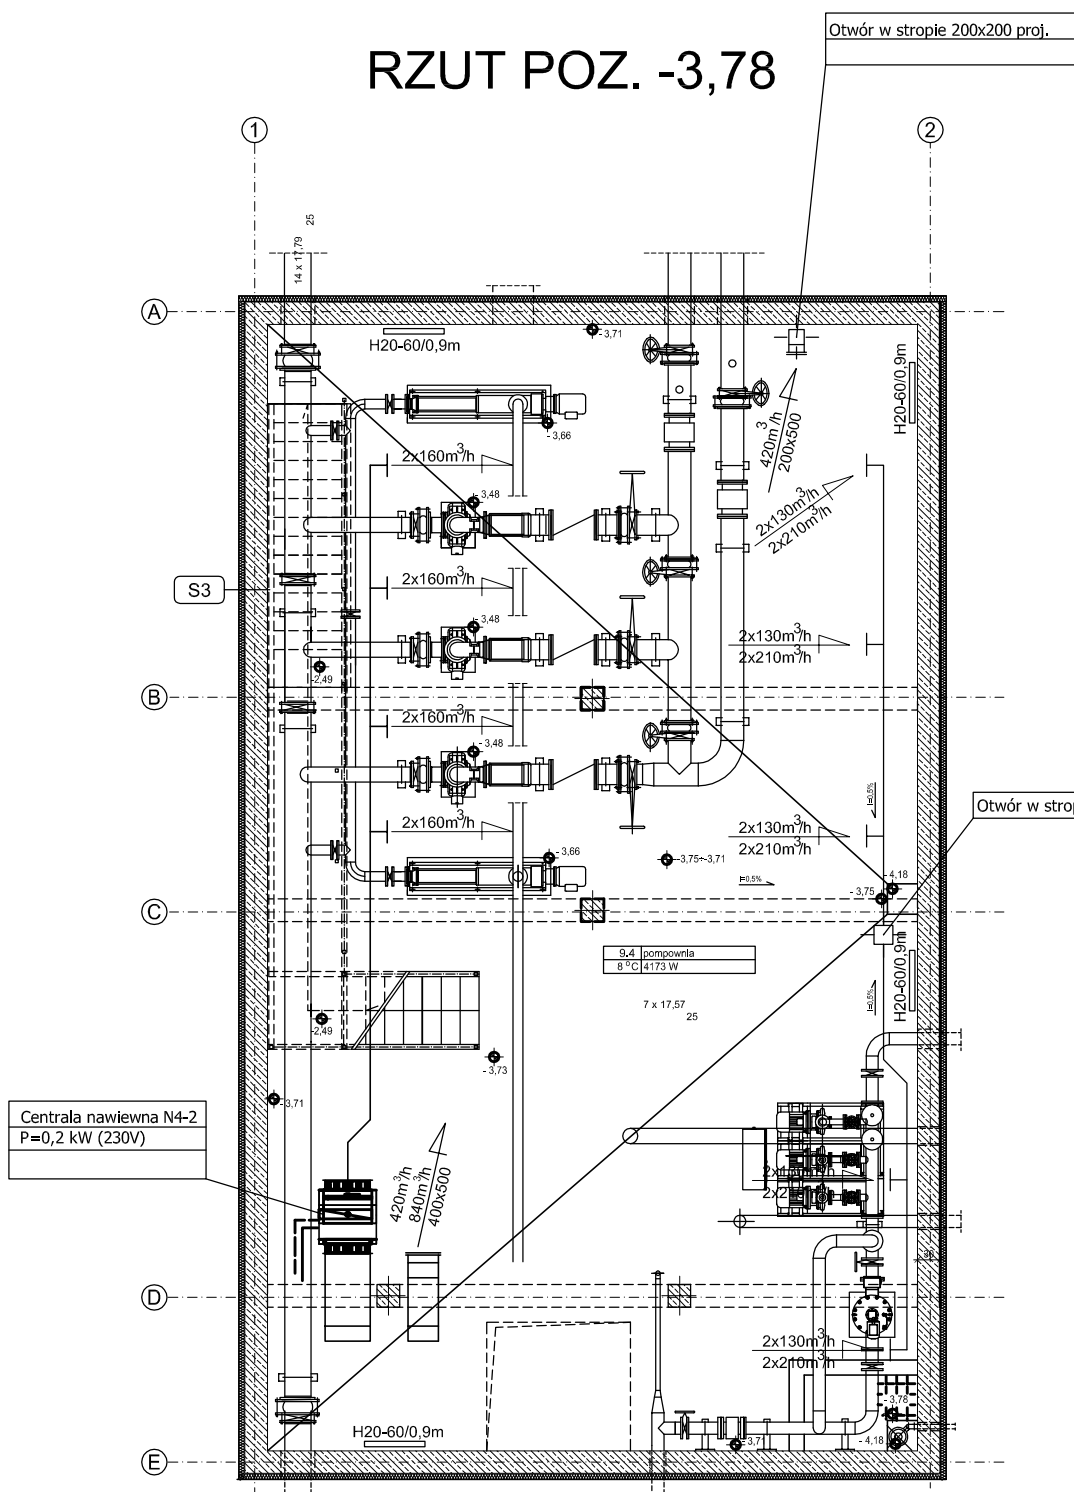



RZUT PRZYZIEMIA

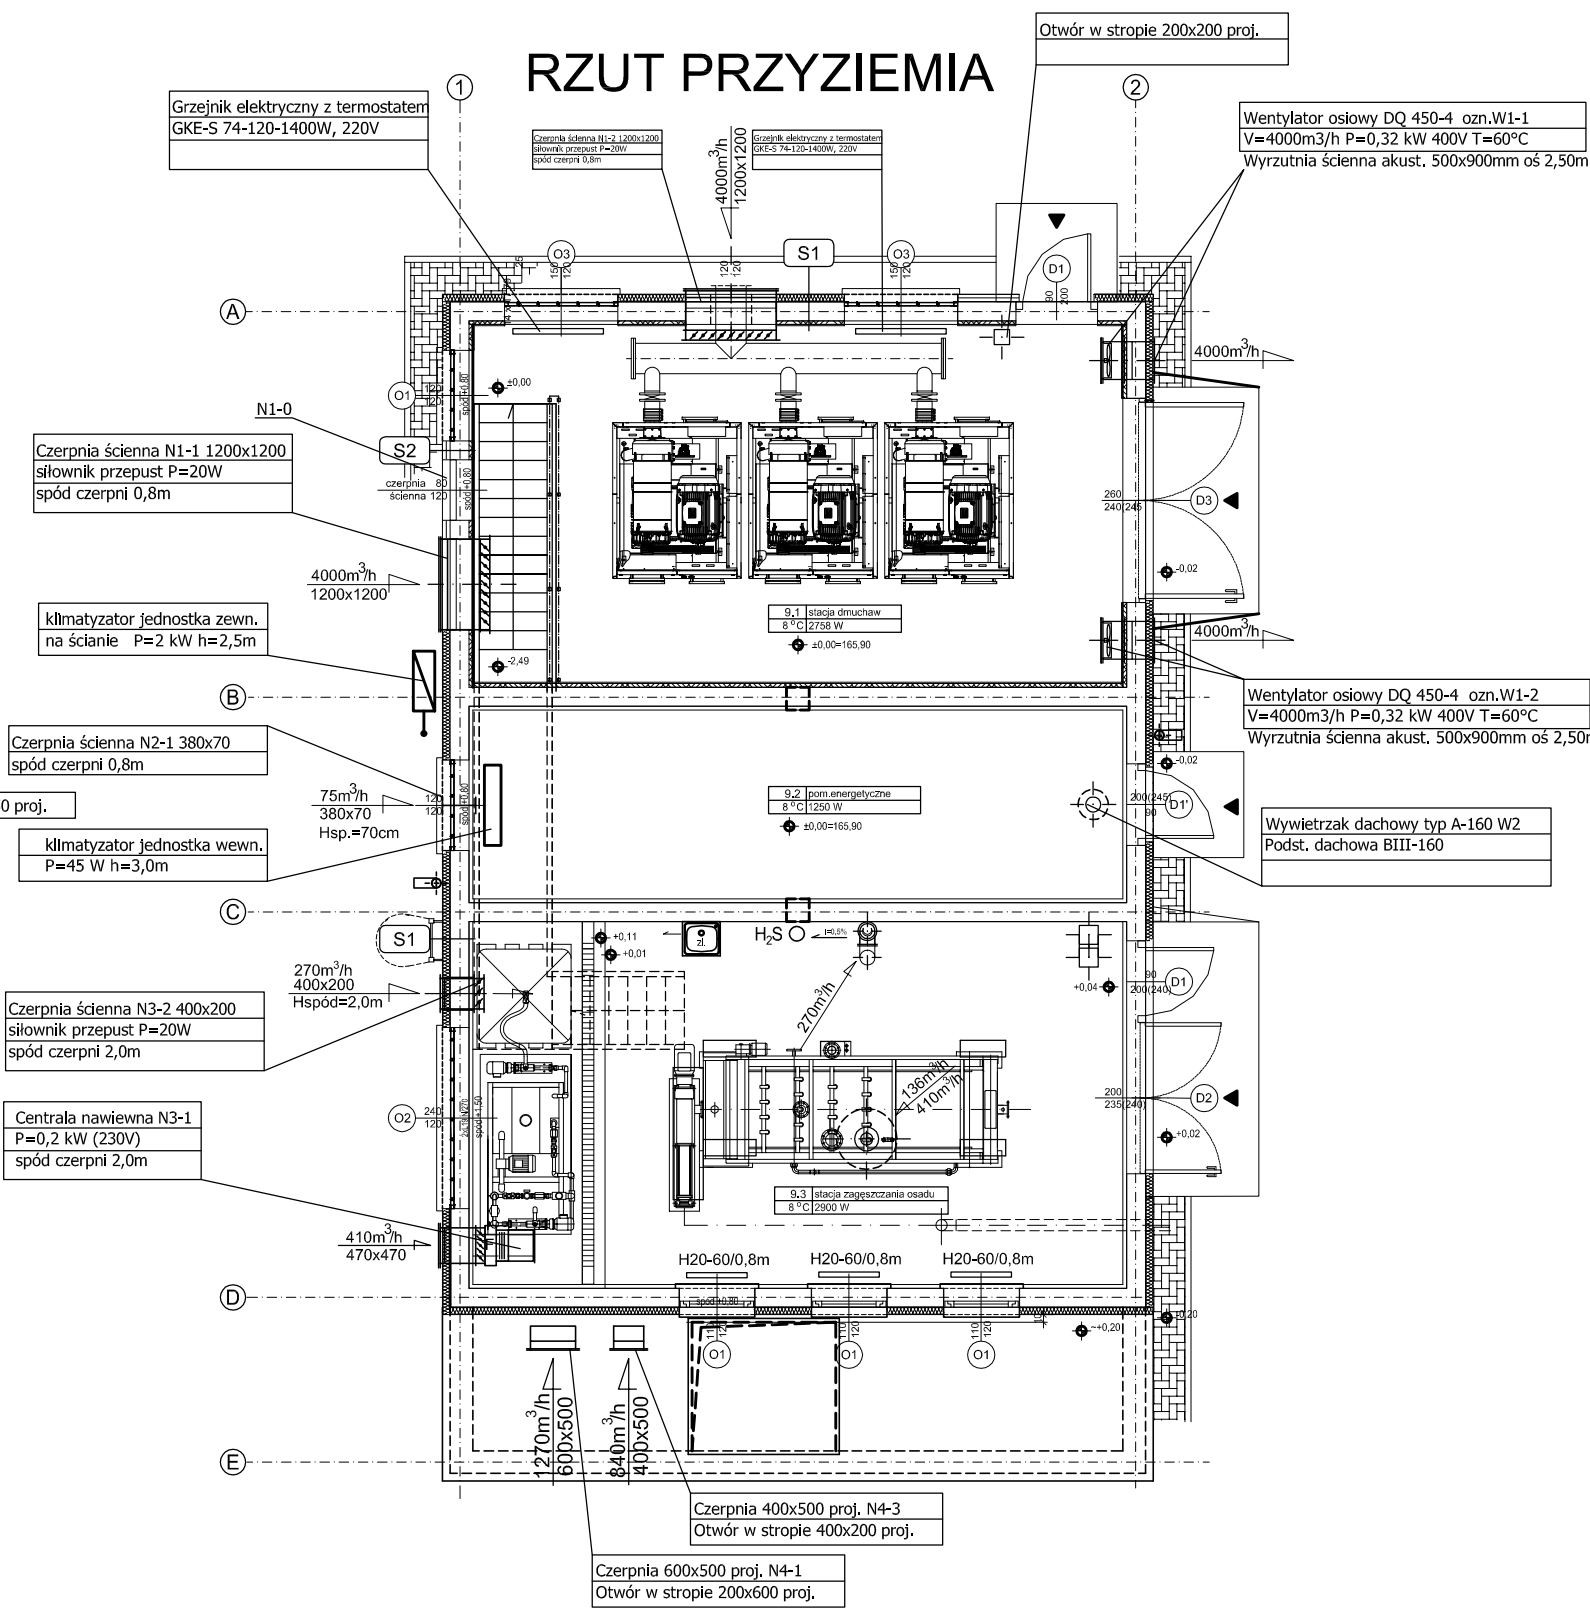

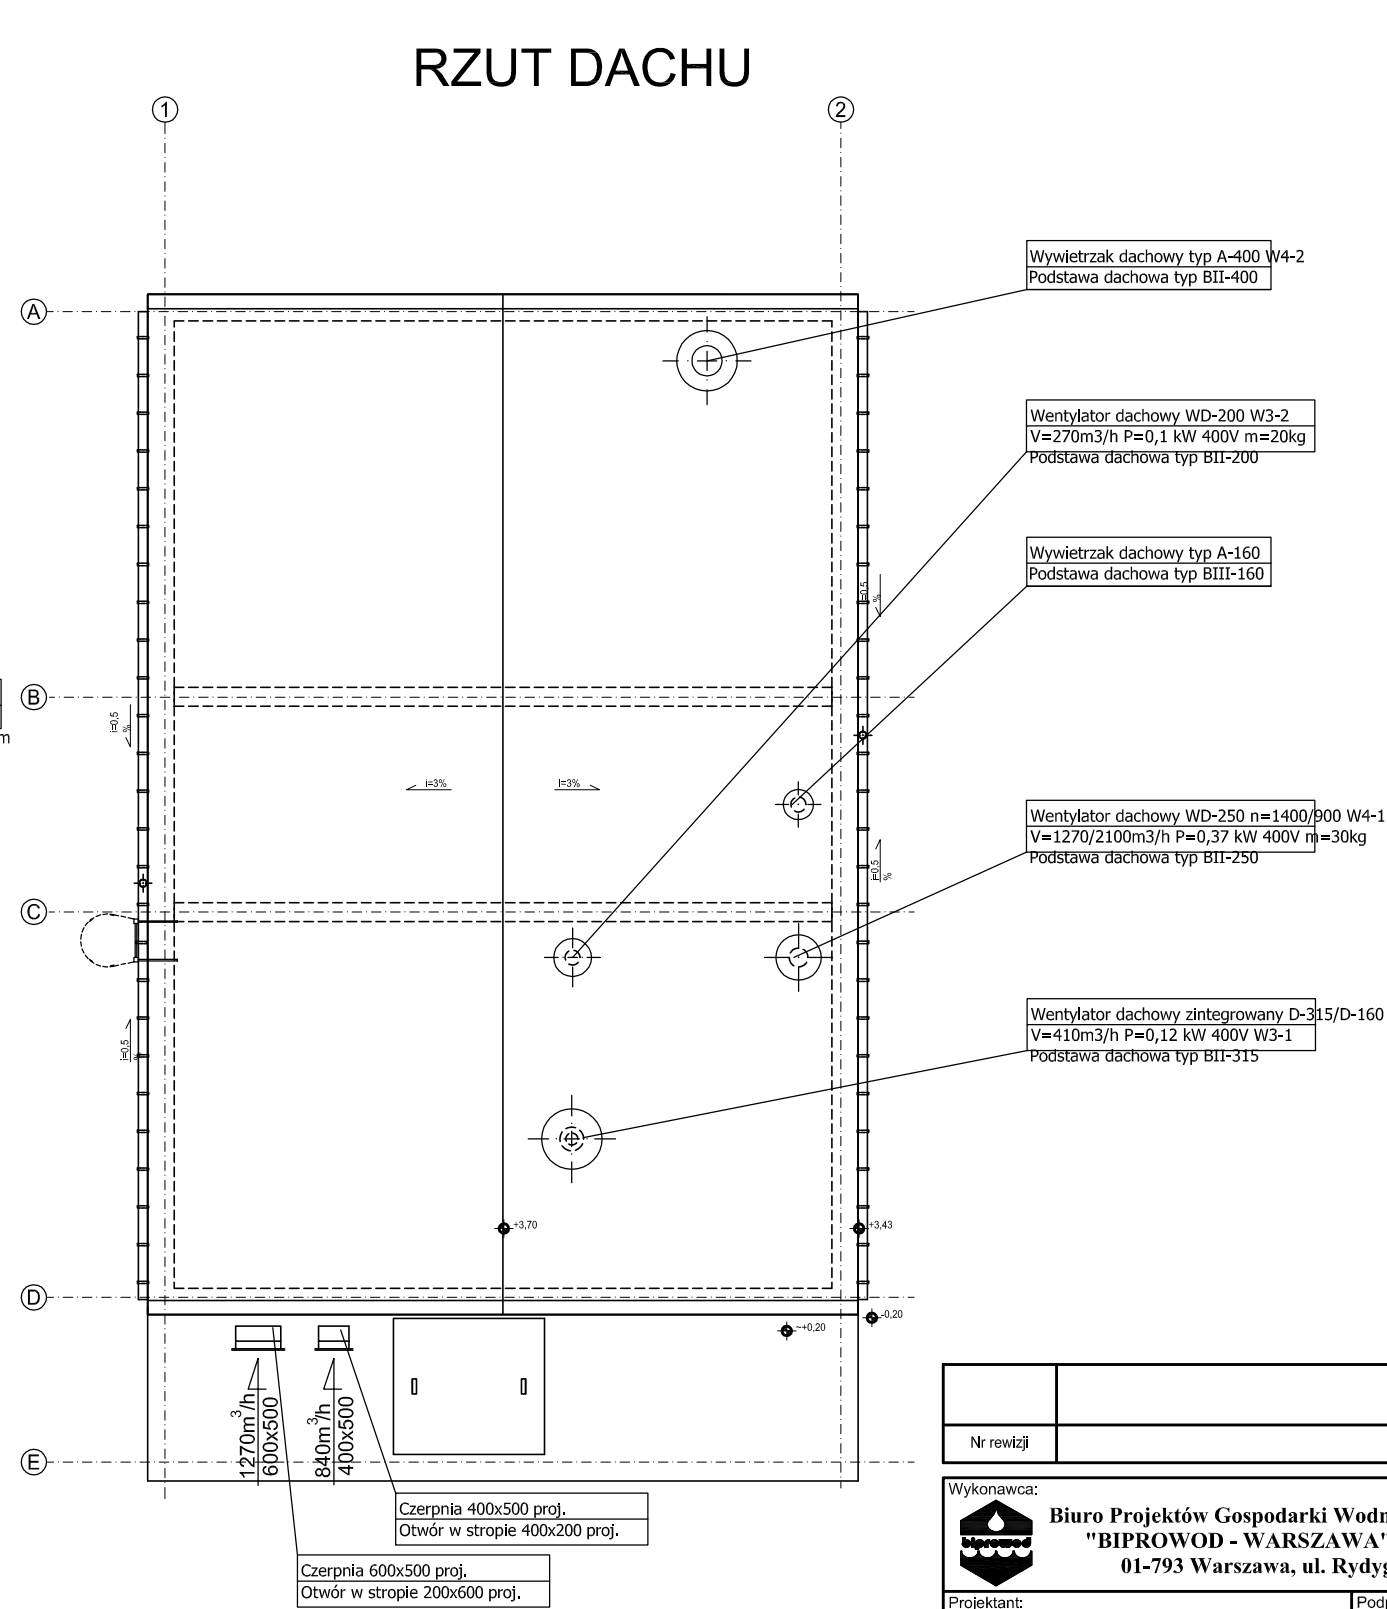RZUT DACHU



Nr wersji		Opis wersji		Data wersji	
<div>Wykonawca:  Biuro Projektów Gospodarki Wodnej i Ściekowej "BIPROWOD - WARSZAWA" Sp. z o.o. 01-793 Warszawa, ul. Rydygiera 8</div> <div>Zamawiający:  Miejskie Przedsiębiorstwo oczyszczania i Kanalizacji Sp. z o.o. ul. Tylna 9, 98-100 Łask</div>					
<div>Projektant: inż. Andrzej Kłos upr.proj. SI-609/84 spec. instalacyjno - inżynierska</div>		<div>Projekt:</div>		<div>Tytuł projektu: Rozbudowa i przebudowa oczyszczalni ścieków w Łasku</div>	
<div>Sprawdzący: mgr inż. Ewa Kopeć upr. nr MAZ/0530/PWOS/10 spec. instalacje sanitarne</div>		<div>Projekt:</div>		<div>Obiekt: Oczyszczalnia Ścieków w Łasku Ob.9 Budynek technologiczny nr 1</div>	
<div>Opiekun: inż. Andrzej Kłos upr.proj. SI-609/84 spec. instalacyjno - inżynierska</div>		<div>Projekt:</div>		<div>Nazwa rysunku: RZUT POZ.(-3,78), PRZYZIEMIA, DACHU instalacje wentylacji, c.o., c.t.w.</div>	
<div>Kierownik projektu: mgr inż. Krystyna Szarfik</div>					
<div>Data: sierpień 2015</div>	<div>Stadium: Budowlany</div>	<div>Brand: Went. ogrzew.</div>	<div>Skala: 1:100</div>	<div>Nr archiwizacji: 7135</div>	<div>Nr rysunku: W-04</div>