



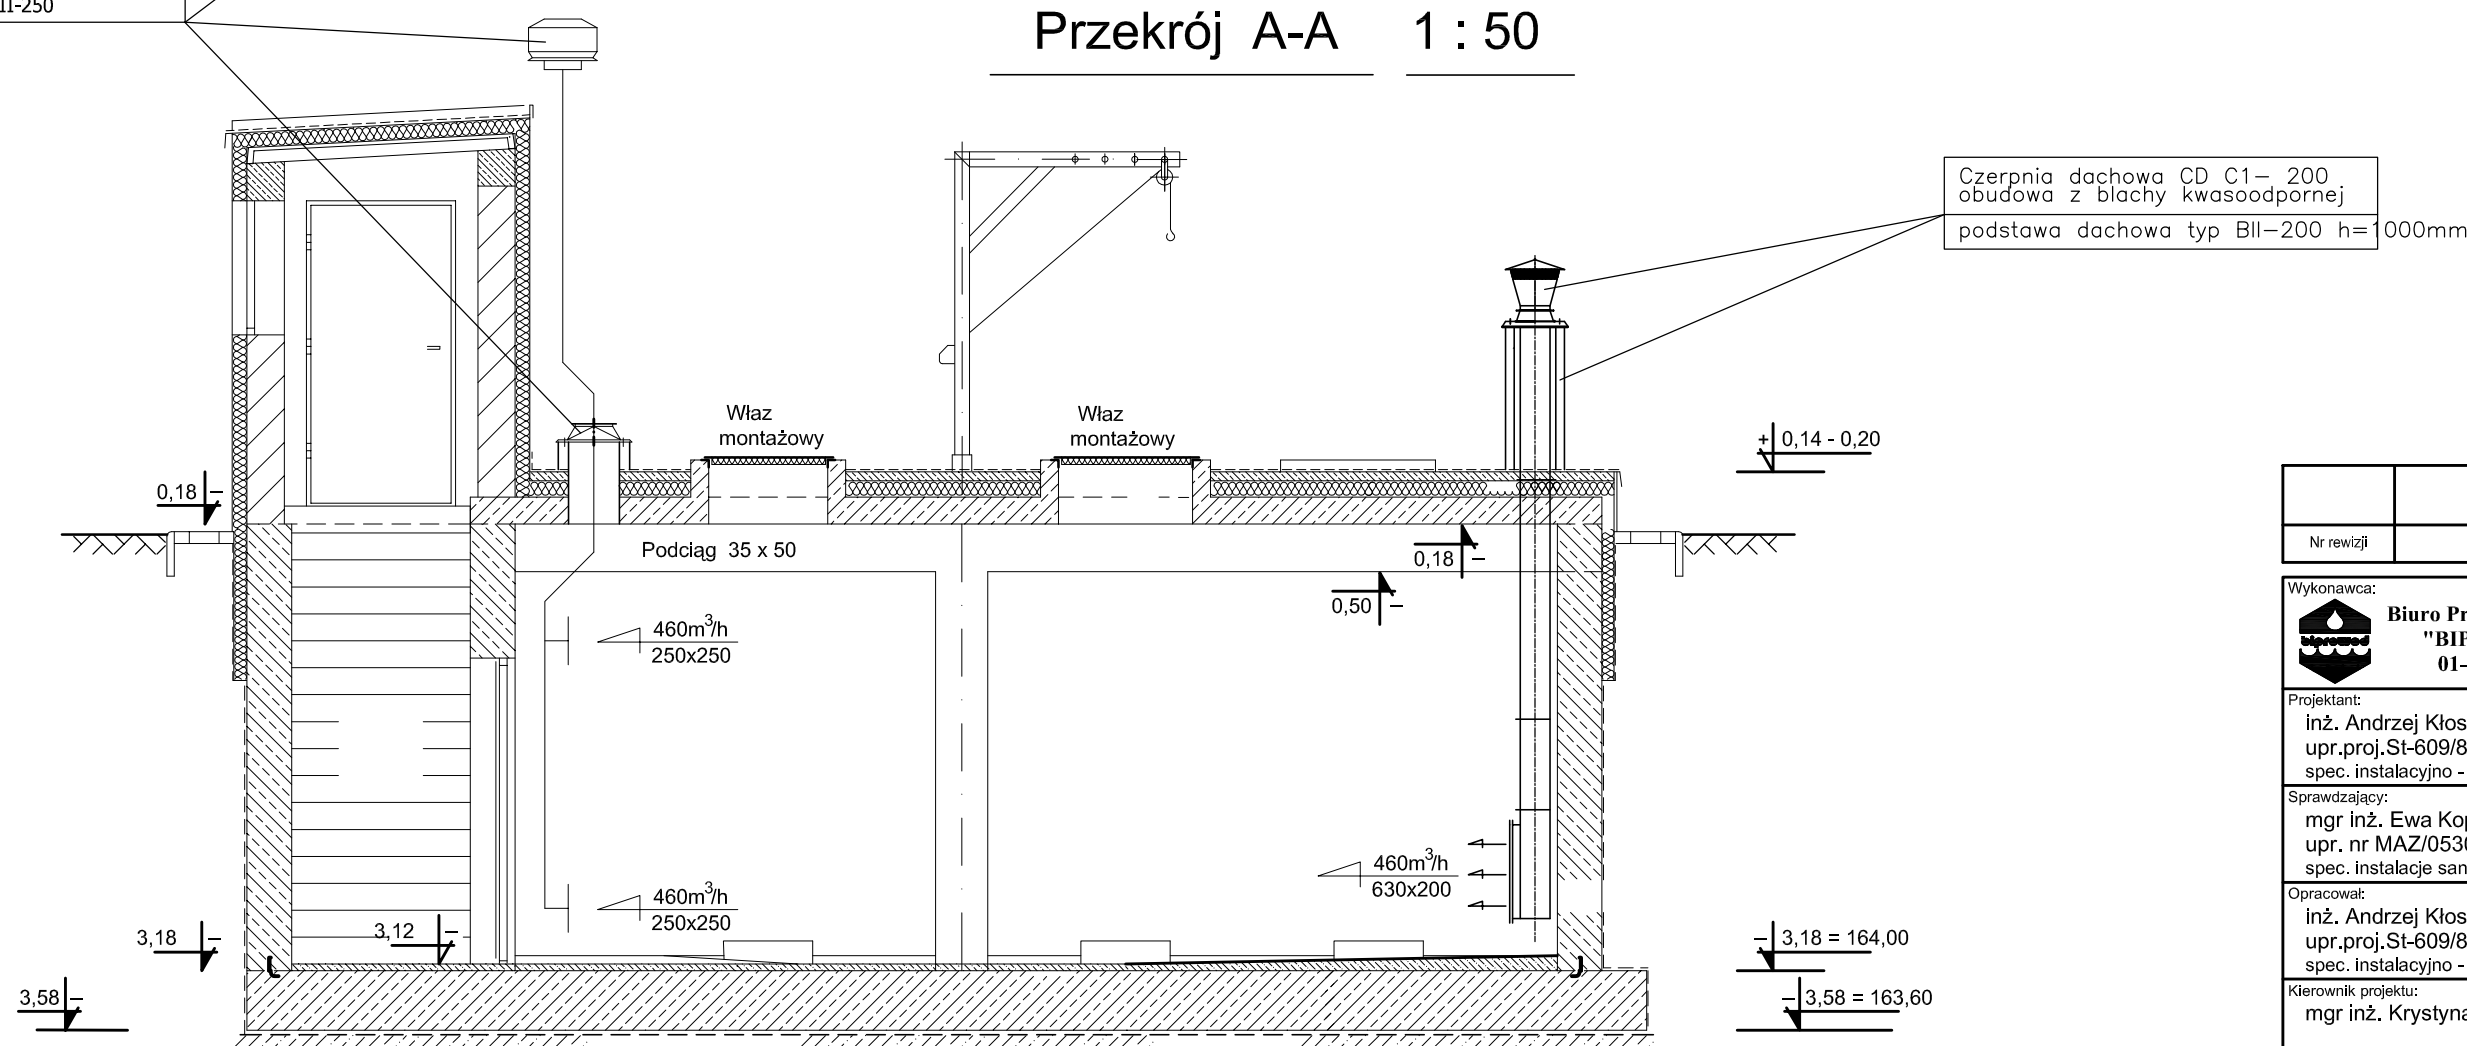

Rzut w poziomie terenu 1 : 50

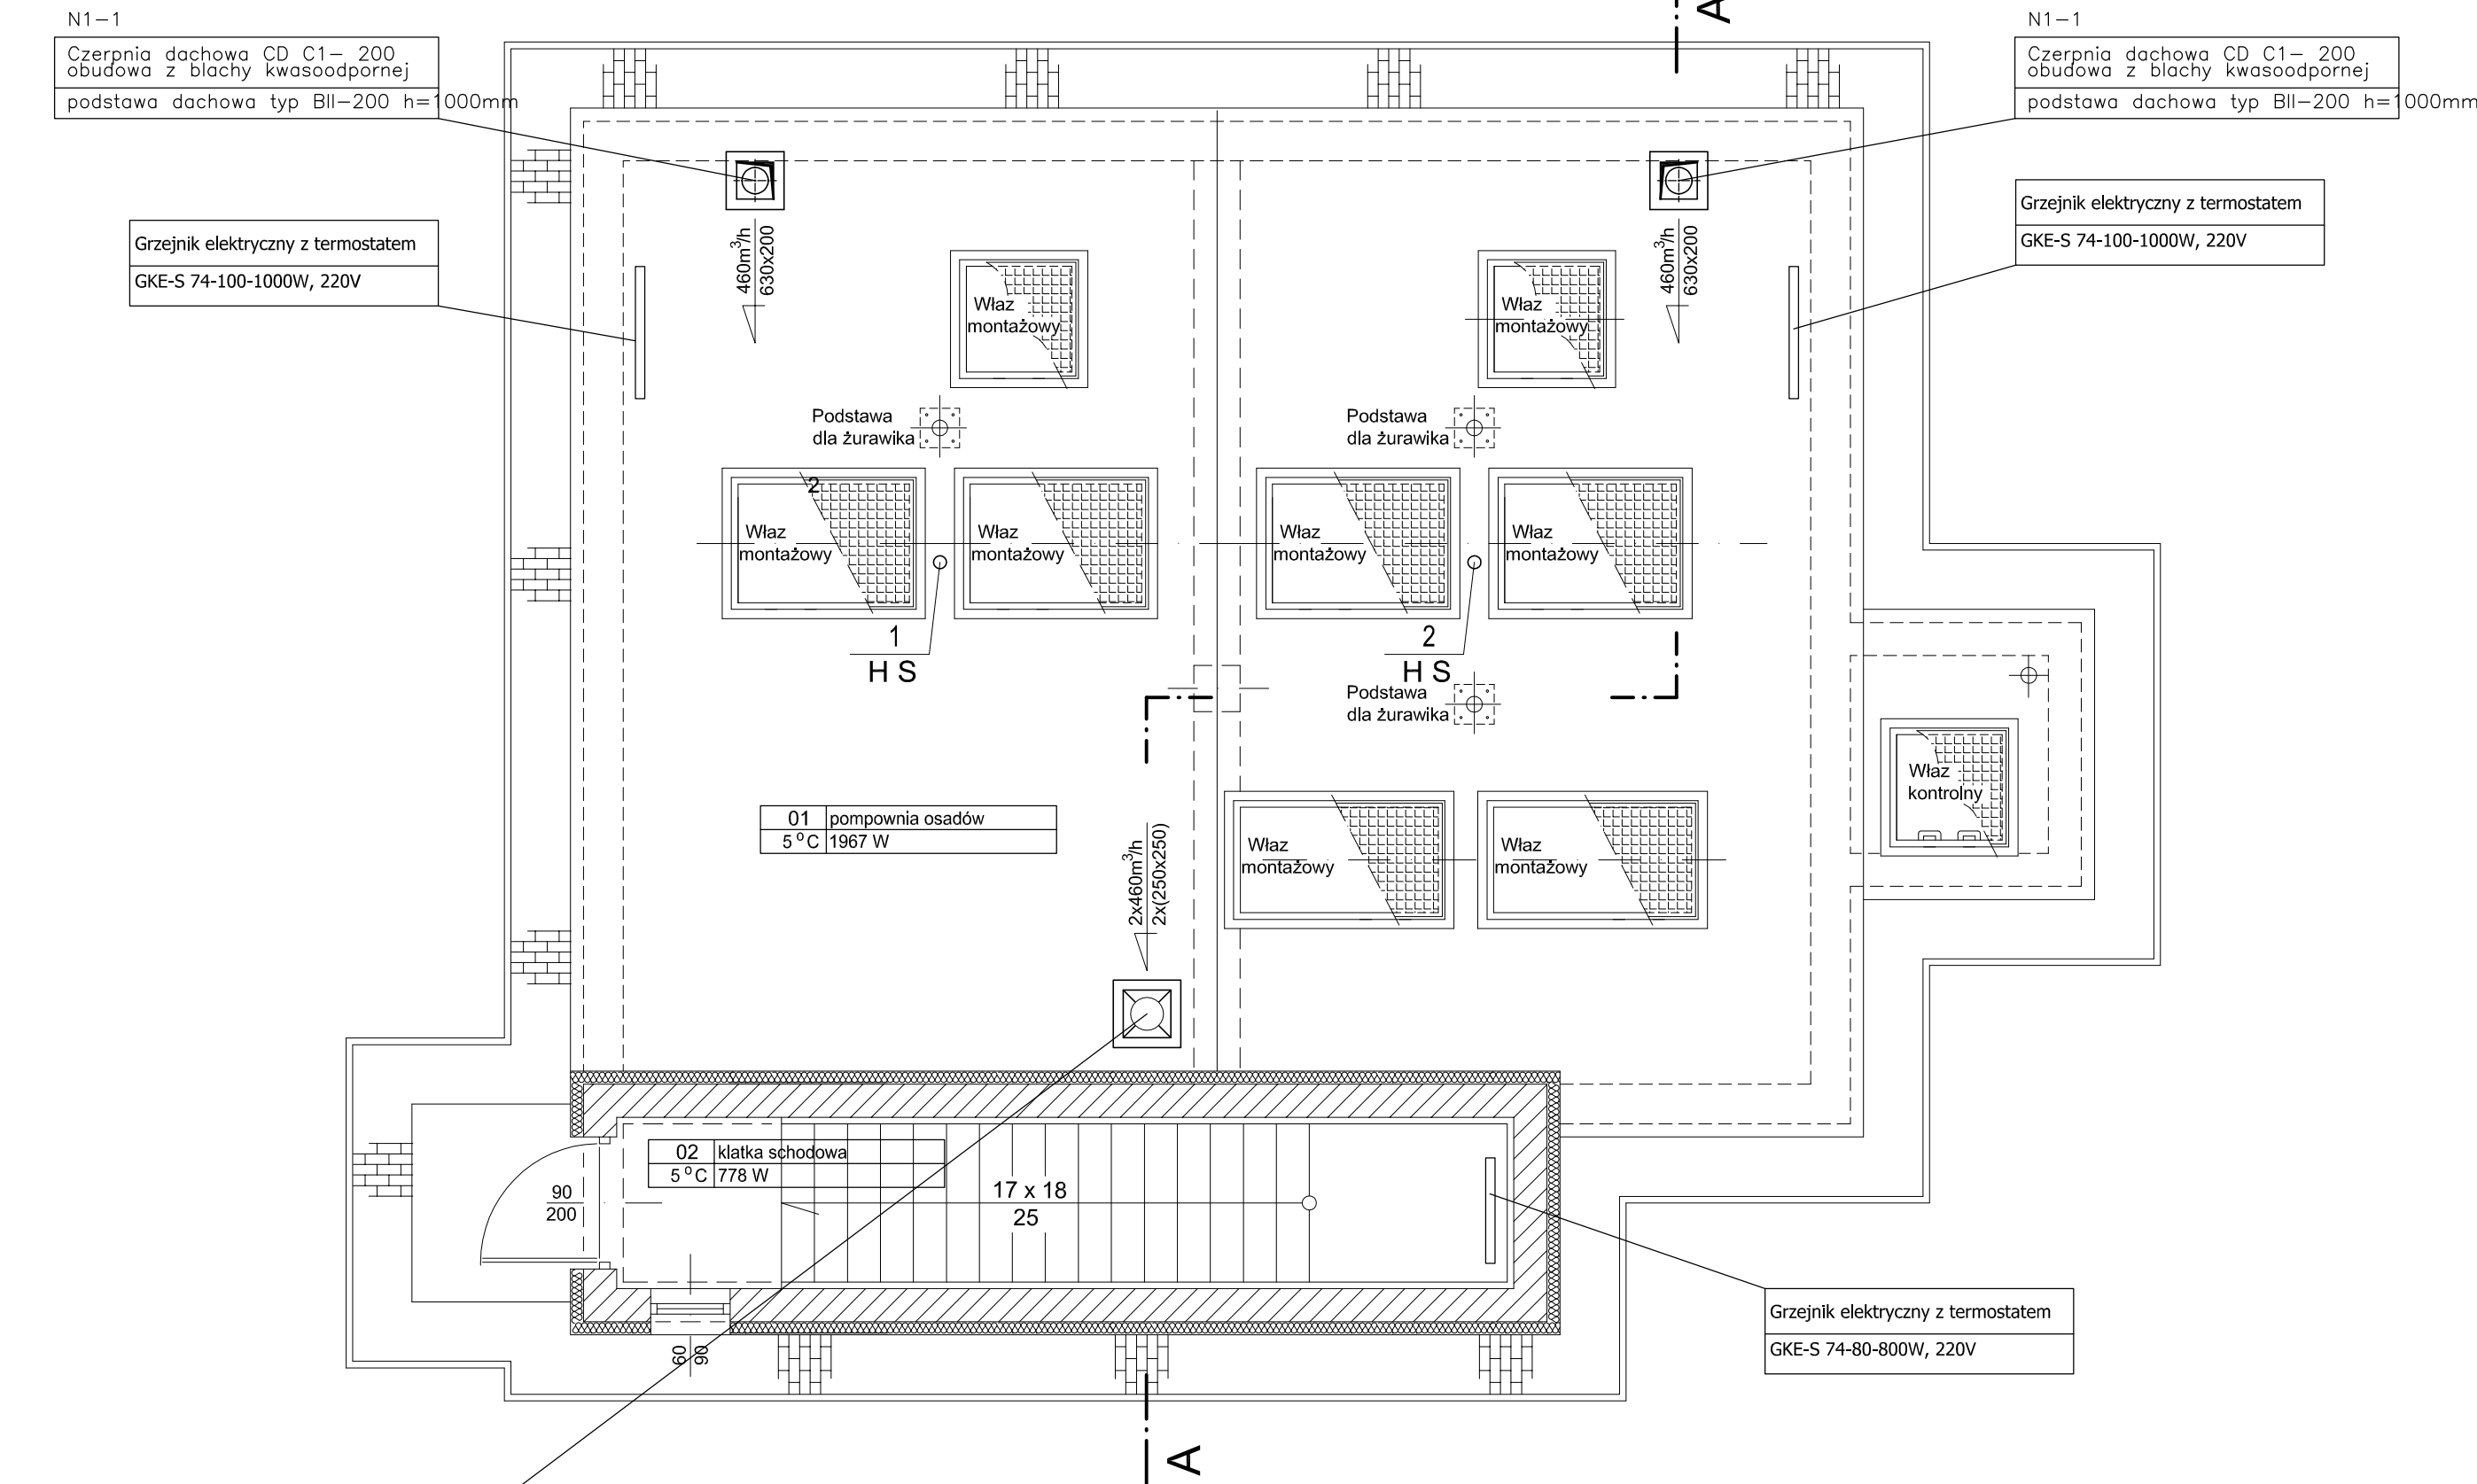

Nr rewizji		Opis rewizji			Data rewizji
Wykonawca:  Biuro Projektów Gospodarki Wodnej i Ściekowej "BIPROWOD - WARSZAWA" Sp. z o.o. 01-785 Warszawa, ul. Broniewskiego 3		Zamawiający:  Miejskie Przedsiębiorstwo ociągów i Kanalizacji Sp. z o.o. ul. Tylna 9, 98-100 Łask			
Projektant: inż. Andrzej Kłos upr.proj.St-609/84 spec. instalacyjno - inżynierska		Podpis:		Tytuł projektu: Rozbudowa i przebudowa oczyszczalni ścieków w Łasku	
Sprawdzający: mgr inż. Ewa Kopeć upr. nr MAZ/0530/PWOS/10 spec. instalacje sanitarne		Podpis:		Obiekt: Oczyszczalnia Ścieków w Łasku Ob.12 Pompownia osadów	
Opracował: inż. Andrzej Kłos upr.proj.St-609/84 spec. instalacyjno - inżynierska		Podpis:		Nazwa rysunku: RZUT PRZYZIEMIA, PRZEKRÓJ instalacje wentylacji, ogrzewania	
Kierownik projektu: mgr inż. Krystyna Szarlić		Podpis:			
Data: sierpień 2015	Stadium: Budowlany	Branża: Went. ogrzew.	Skala: 1:50	Nr archiwalny: 7135	Nr rysunku: W-05