



RZUT DACHU  
stan projektowany  
skala 1:50

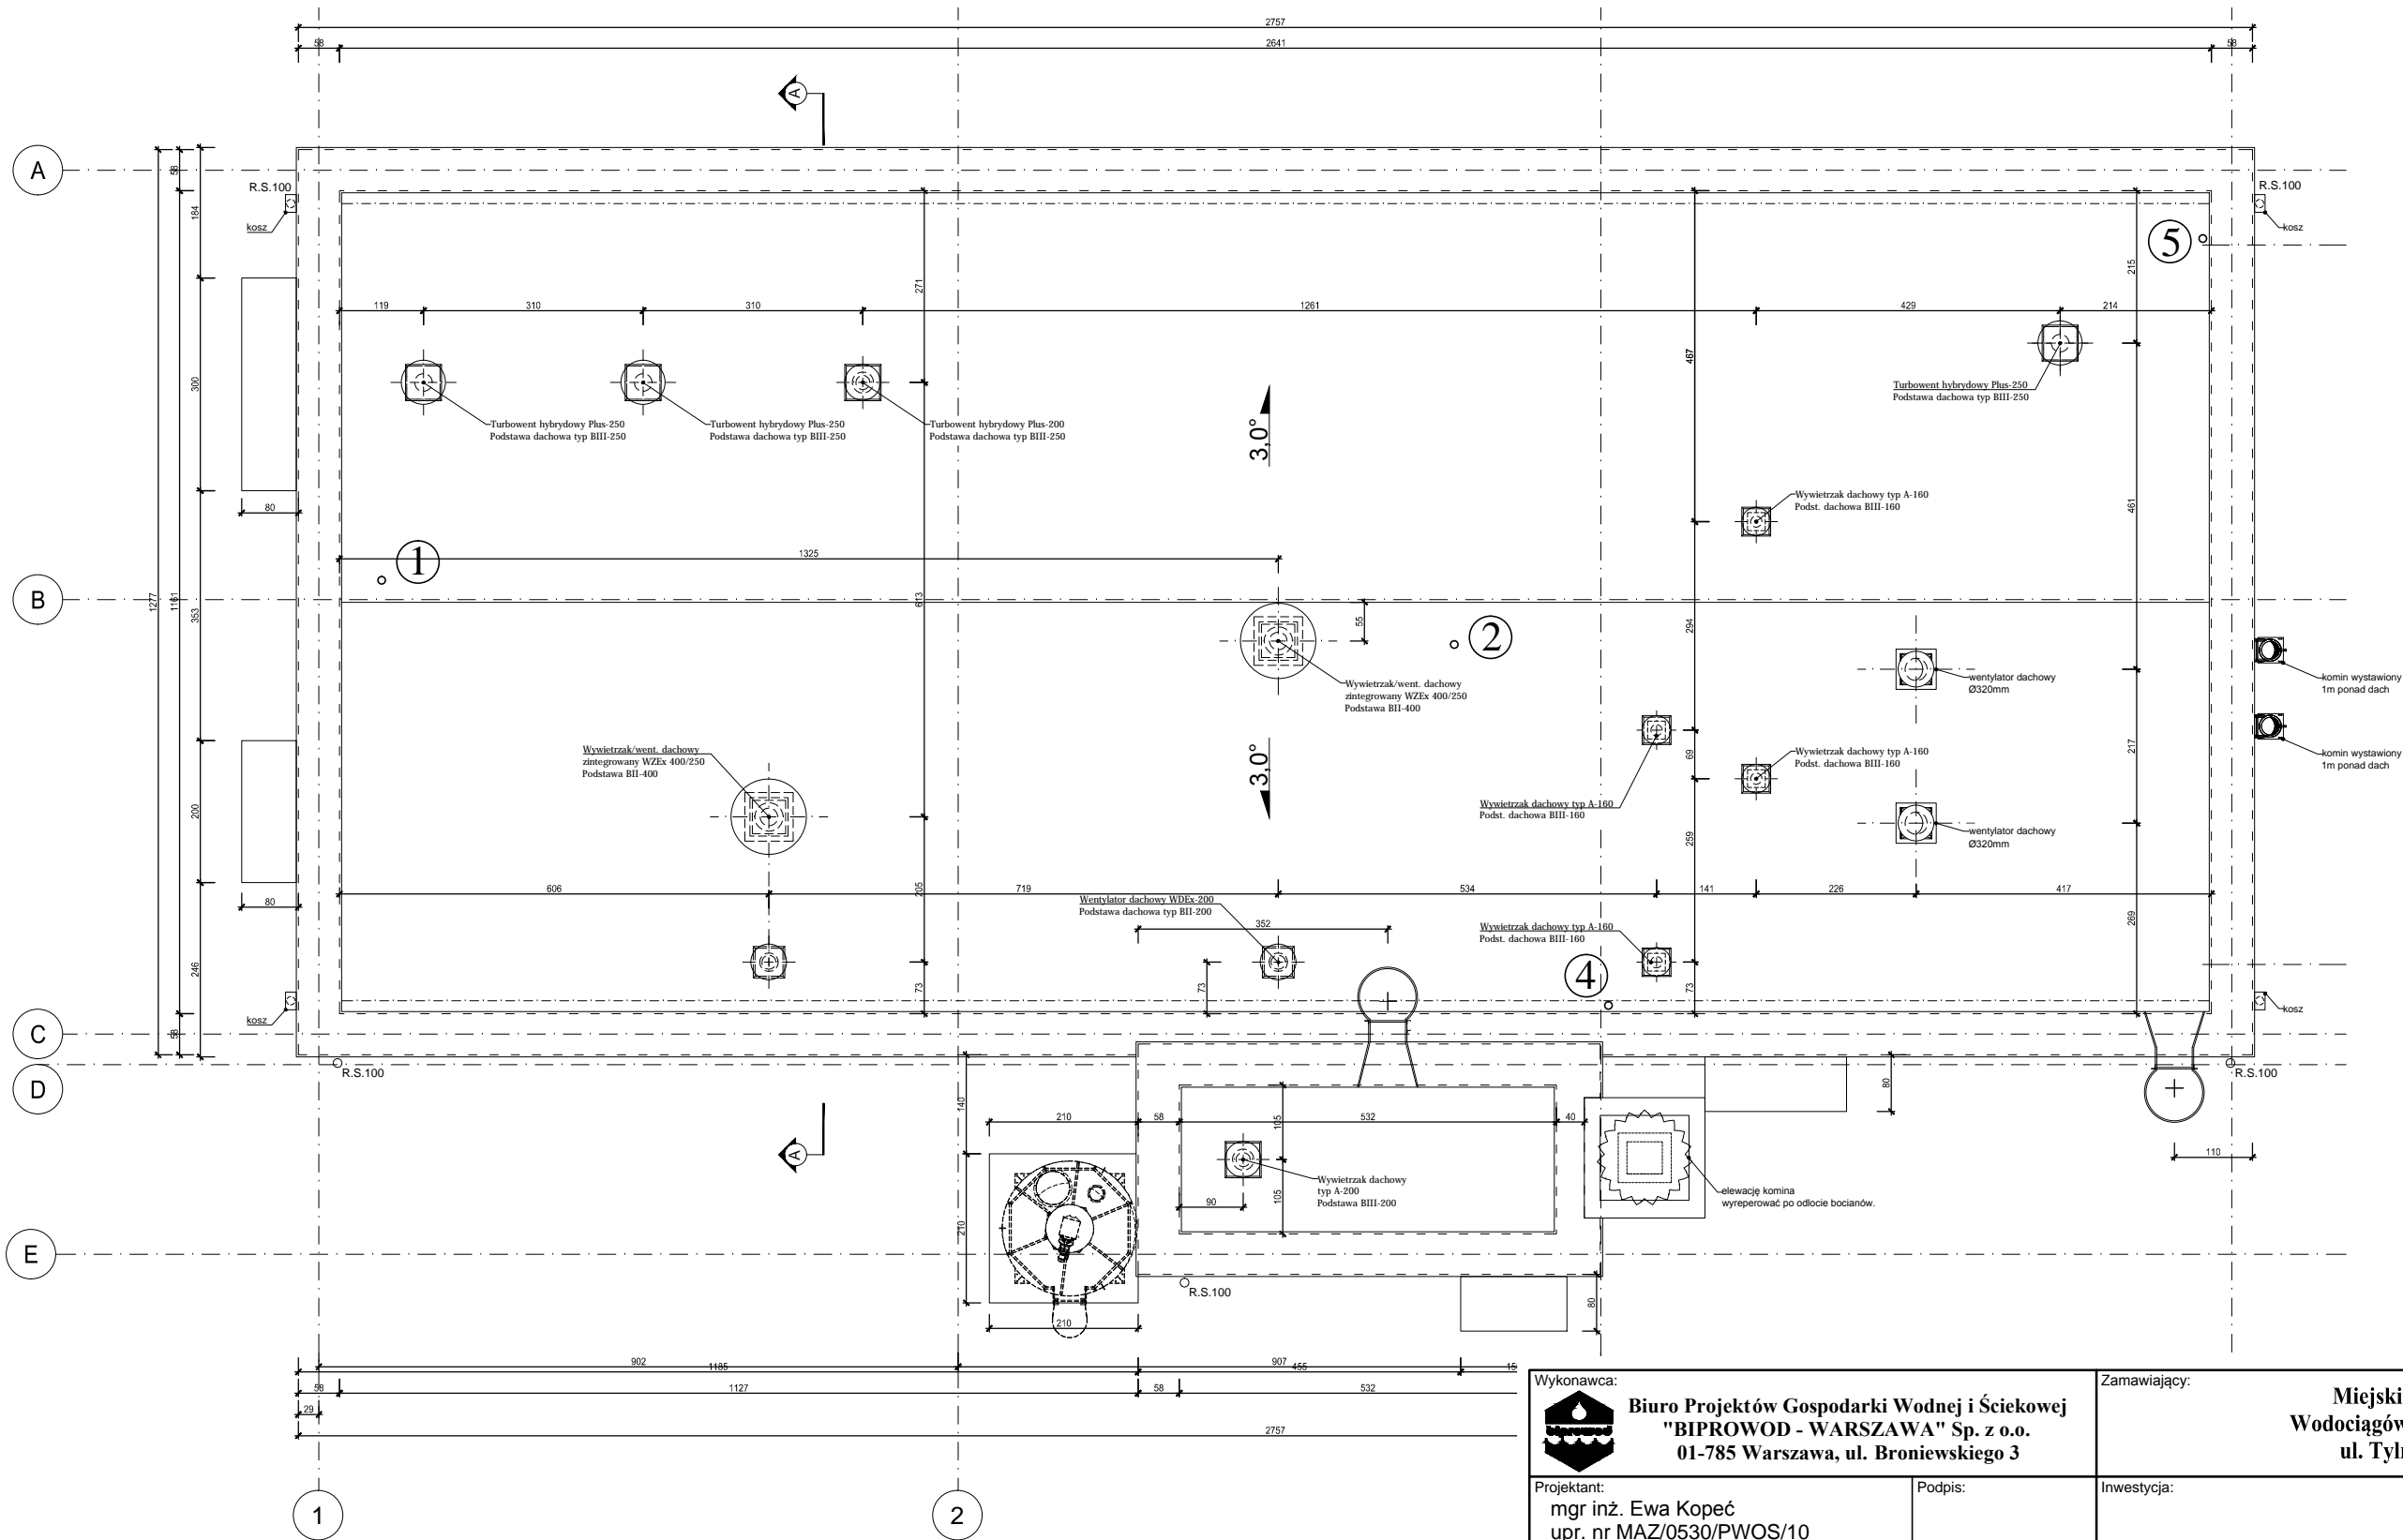

Wykonawca:  <b>Biuro Projektów Gospodarki Wodnej i Ściekowej "BIPROWOD - WARSZAWA" Sp. z o.o.</b> 01-785 Warszawa, ul. Broniewskiego 3		Zamawiający: <b>Miejskie Przedsiębiorstwo Wodociągów i Kanalizacji Sp. z o.o.</b> ul. Tylna 9, 98-100 Łask		
Projektant: mgr inż. Ewa Kopeć upr. nr MAZ/0530/PWOS/10 specjalność: instalacje sanitarne	Podpis:	<b>Rozbudowa i przebudowa oczyszczalni ścieków w Łasku</b>		
Opracował: mgr inż. Ewa Kopeć	Podpis:			
Sprawdzający: inż. Andrzej Kłos upr. nr St-609/84 specjalność: instalacyjno-inżynierska	Podpis:	<b>Ob.15 Budynek technologiczny nr 2</b>		
Kierownik projektu: mgr inż. Krystyna Szarlik	Podpis:			
Data: listopad 2015		Stadium: projekt wykonawczy	Branża: sanitarna	Skala: 1:100
			Nr archiwalny: 7135	Nr rysunku: S-13